




Doorsnede A-A
Schaal 1:200

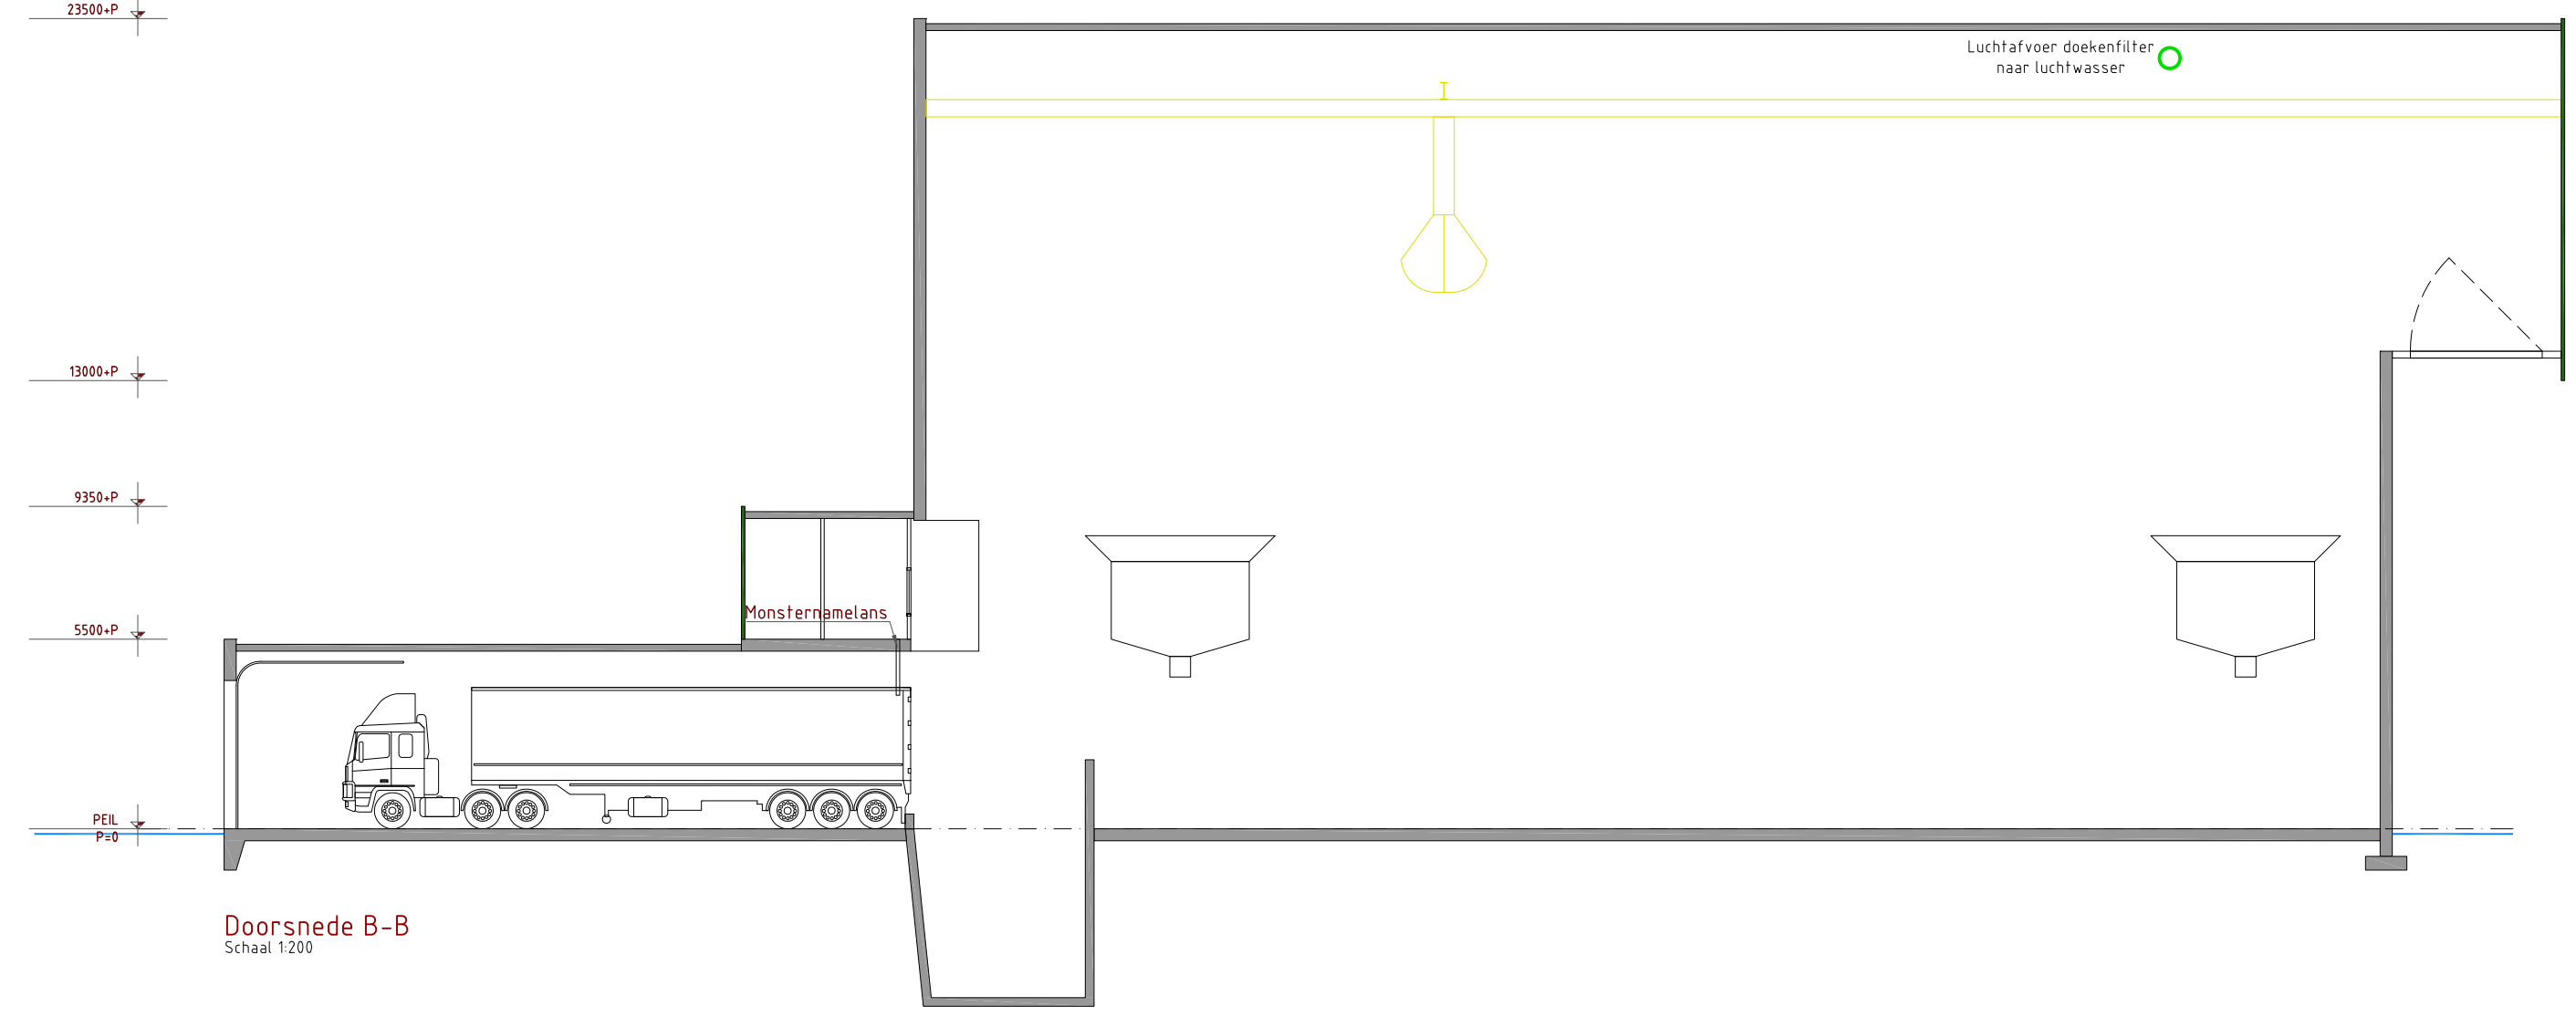


Doorsnede B-B
Schaal 1:200

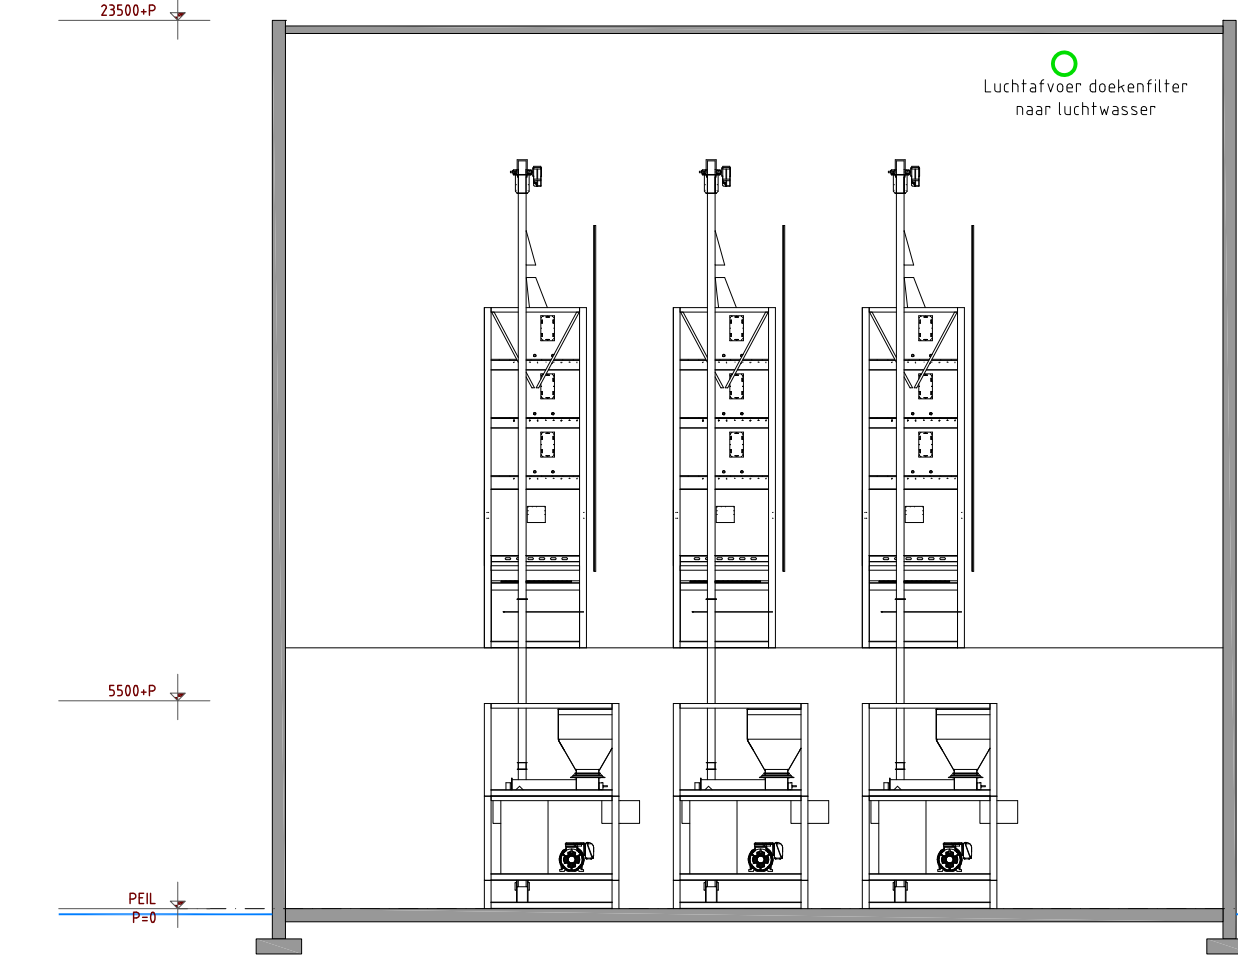


Doorsnede C-C
Schaal 1:200

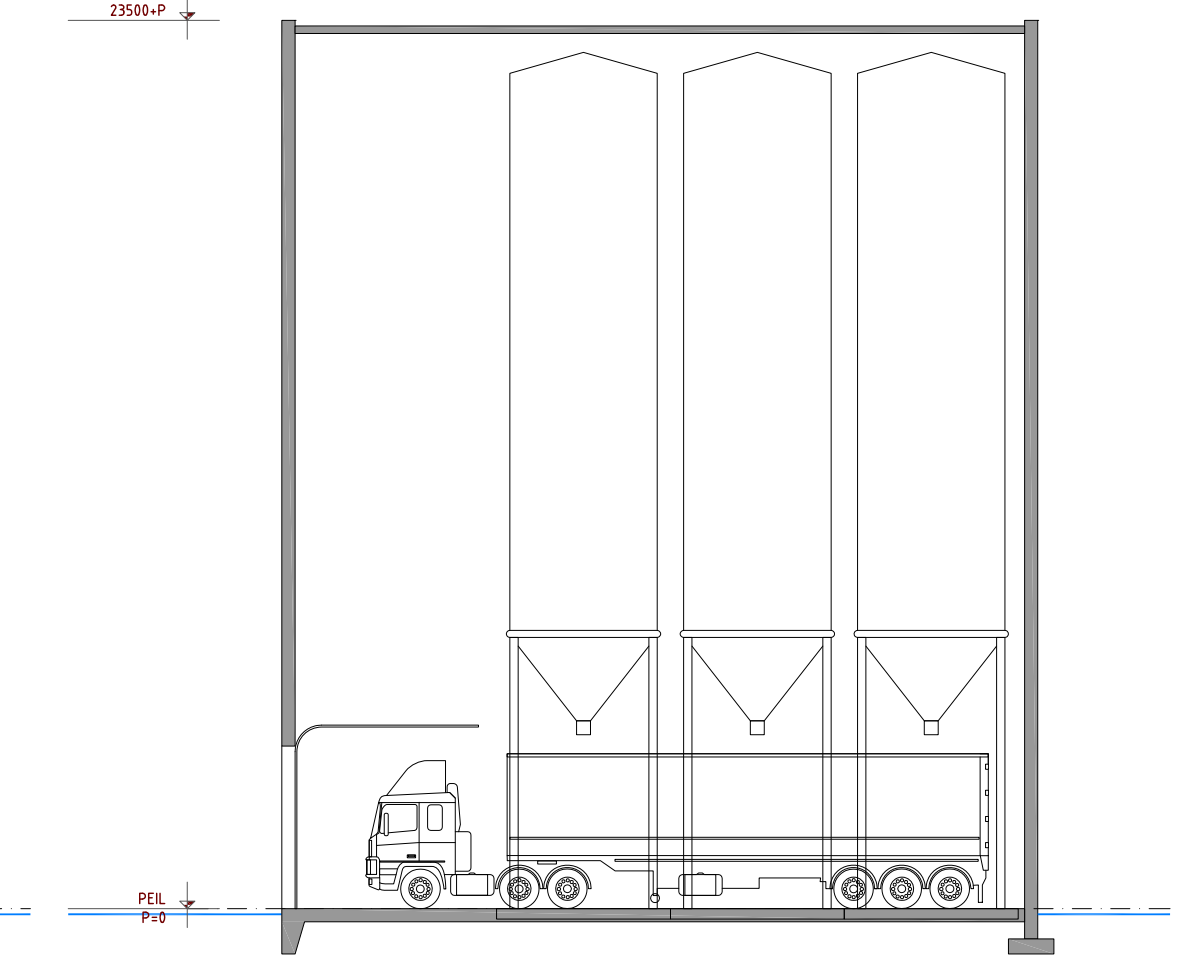

Doorsnede D-D
Schaal 1:200

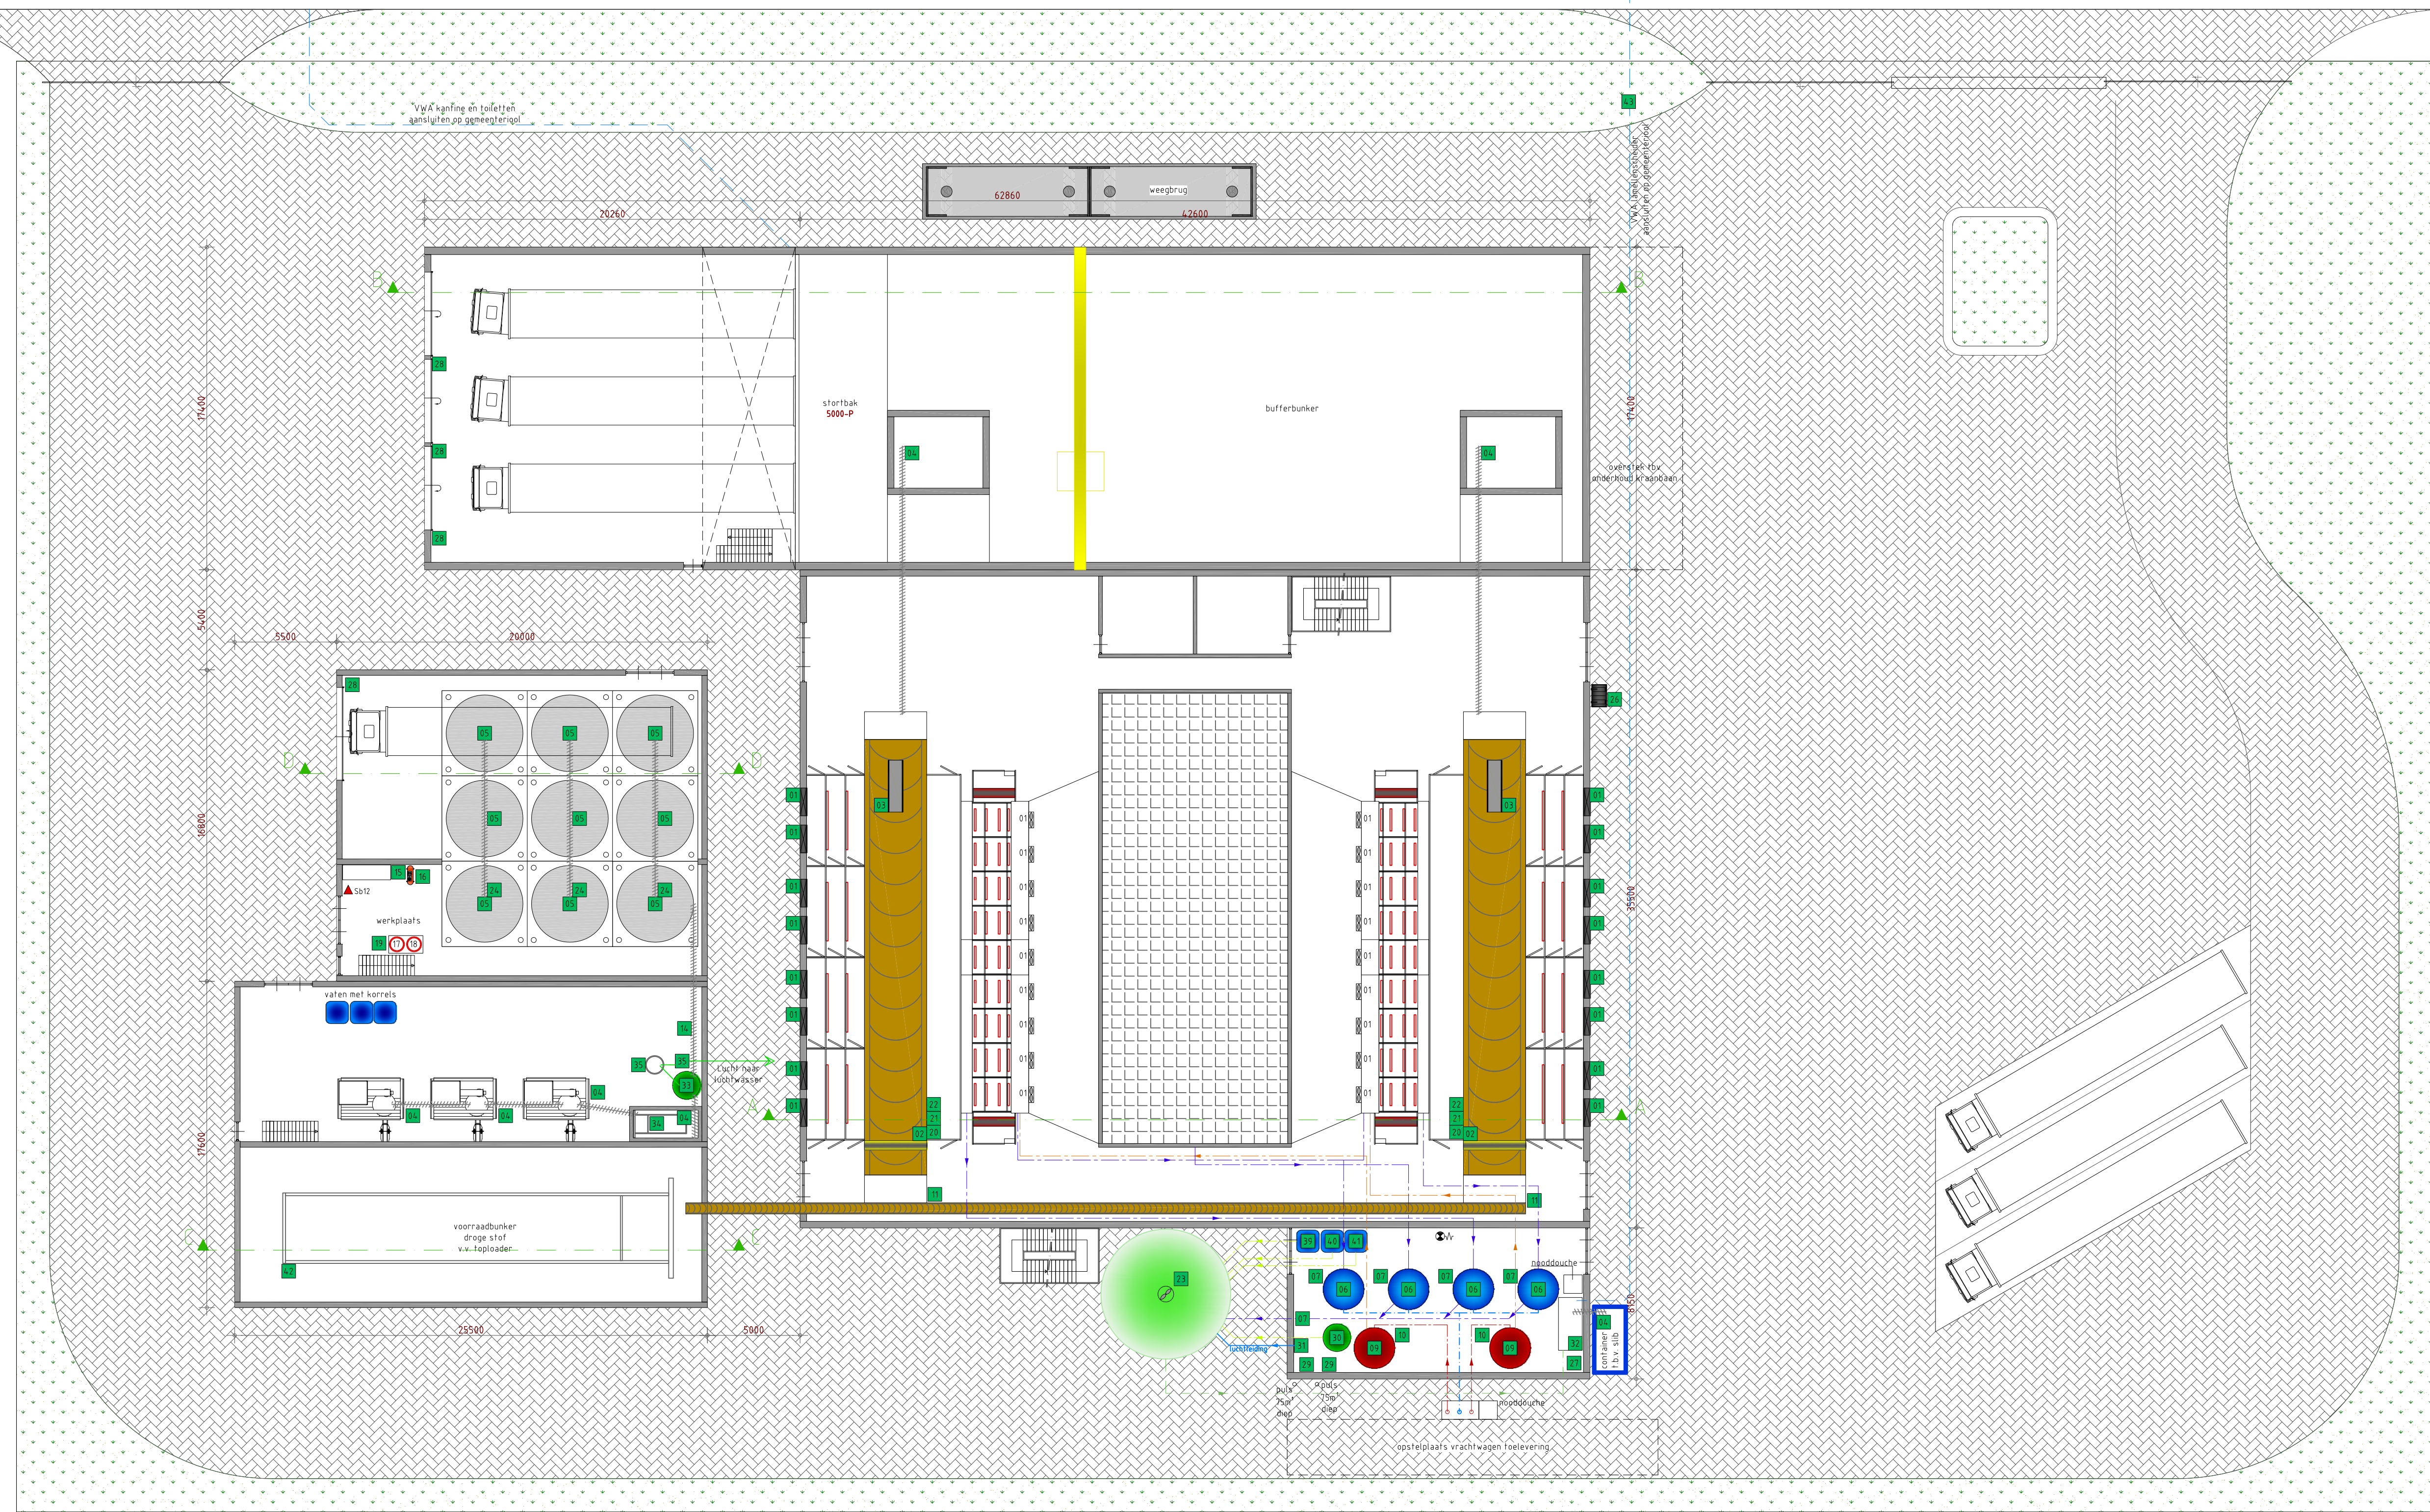

Plattegrond
Schaal 1:200

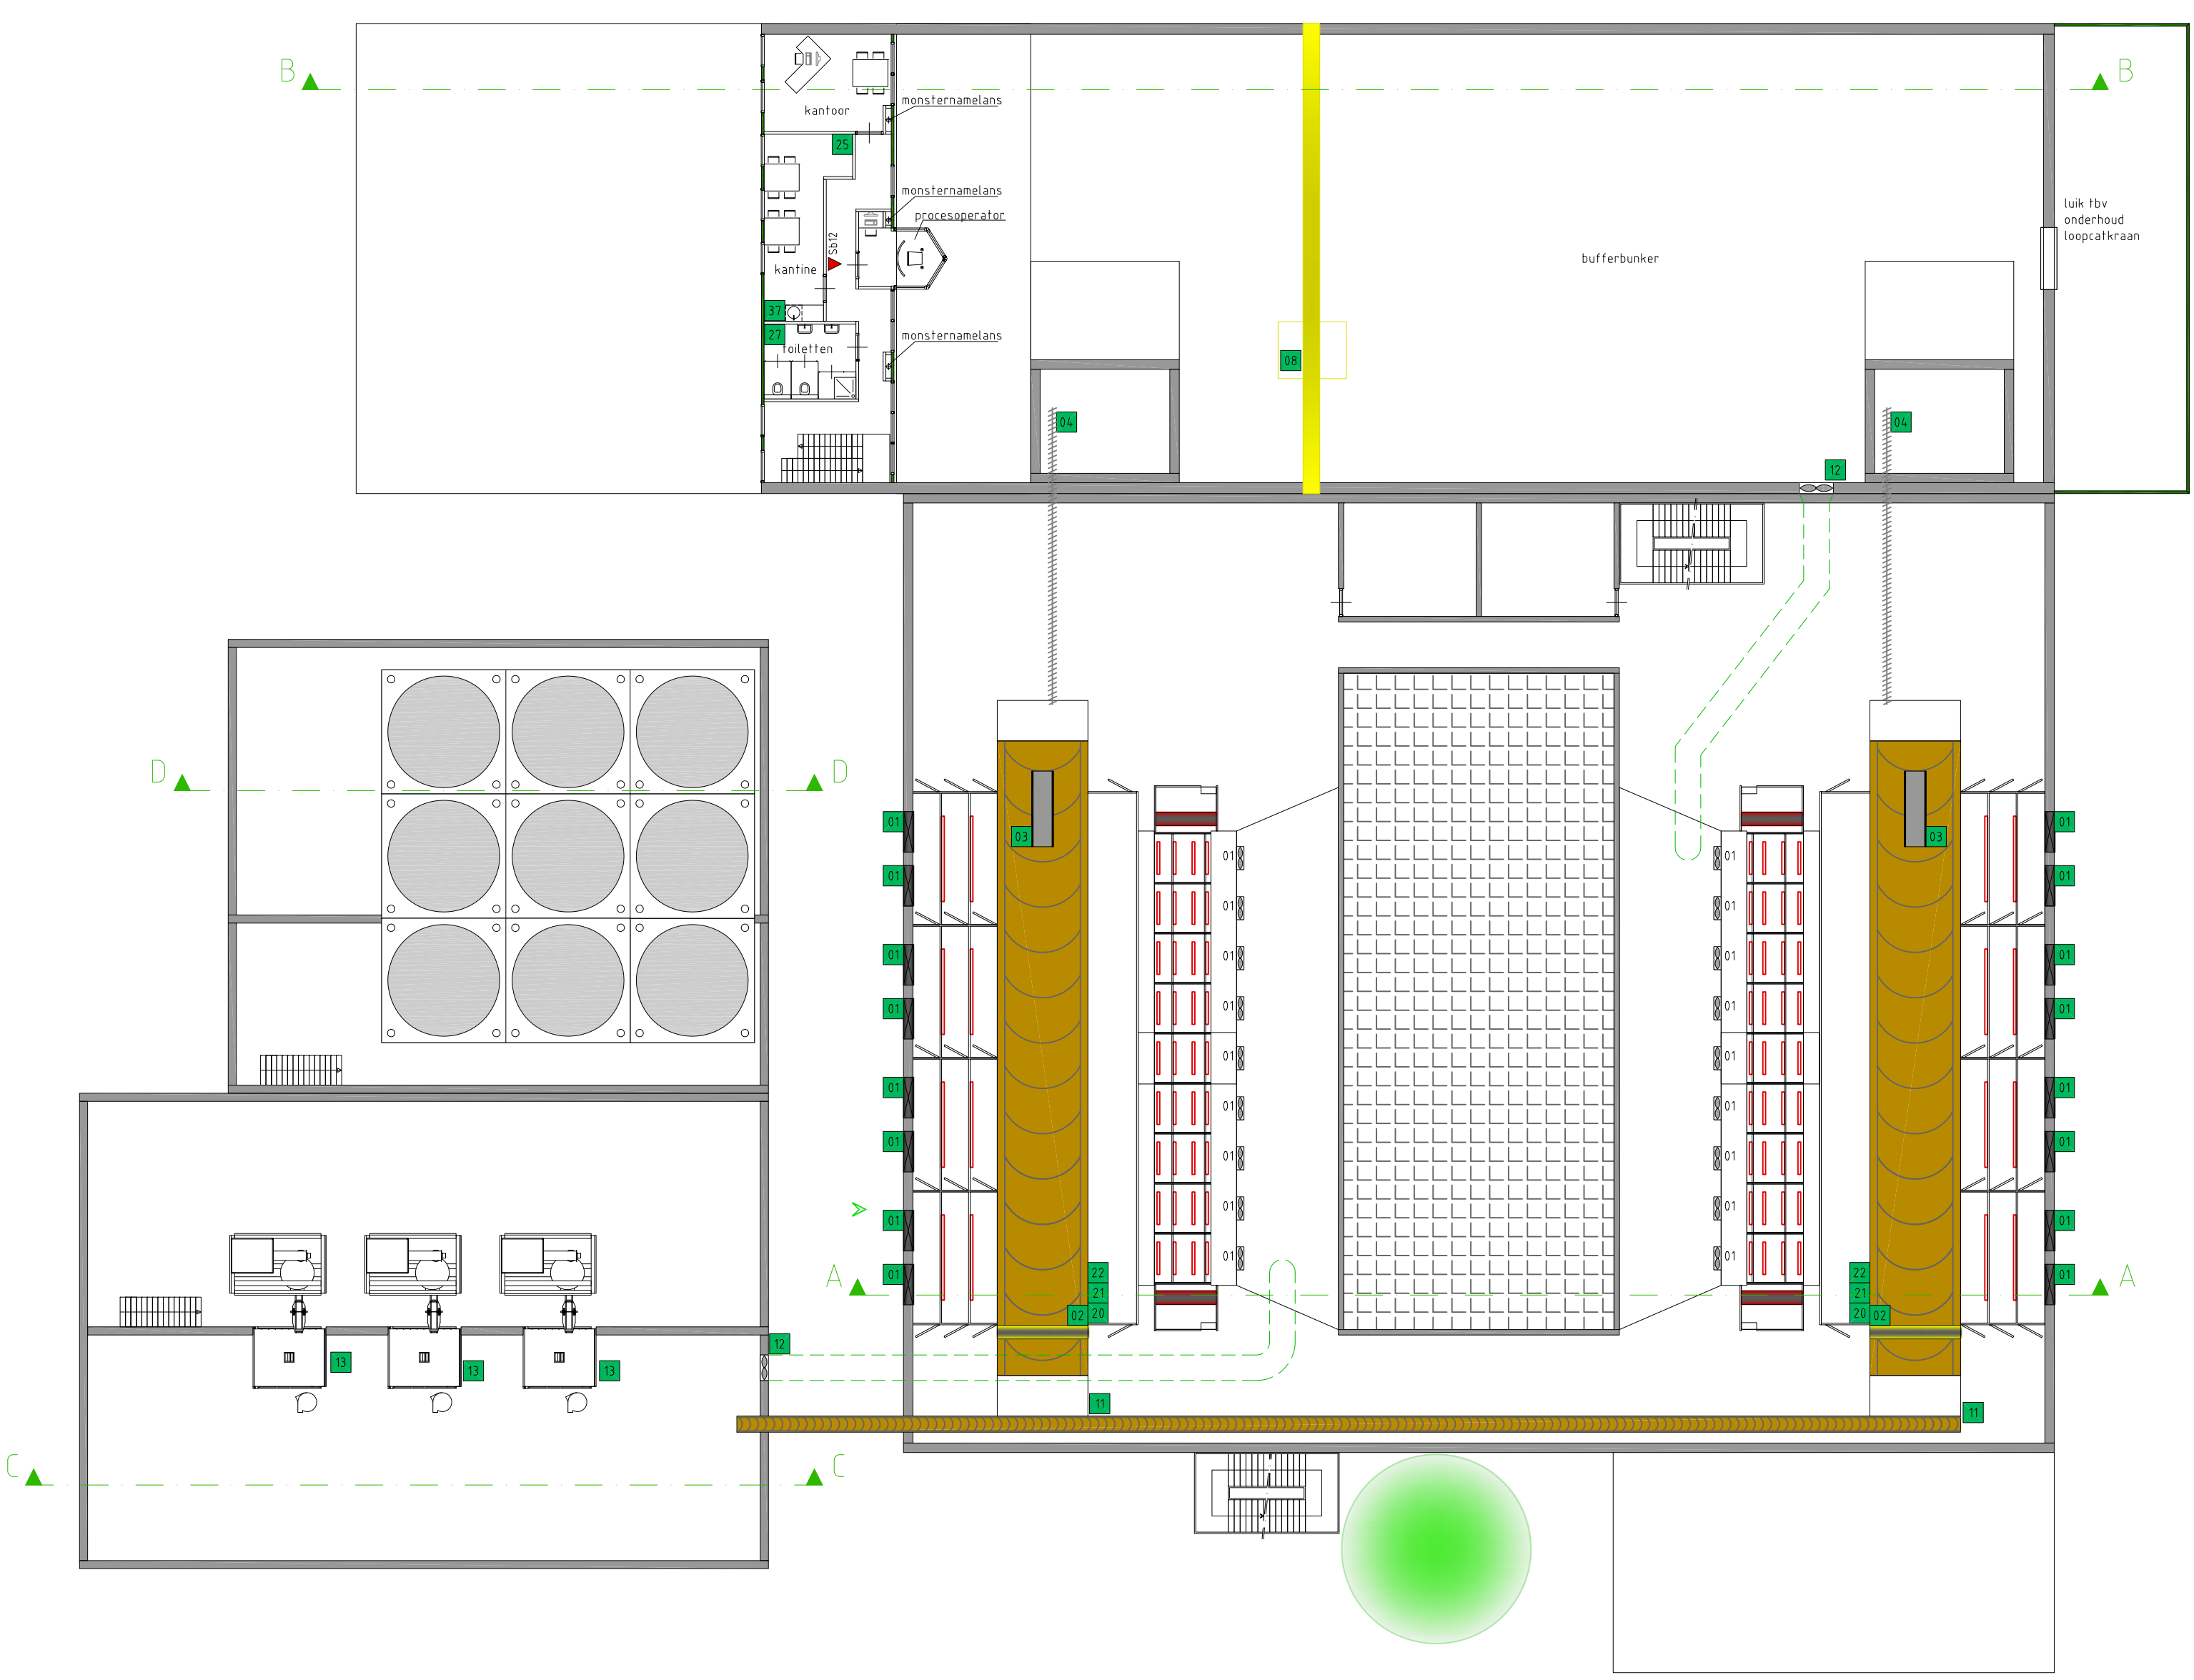

Verdieping
Schaal 1:200


REKENING

Nr.	omschrijving	hoeveelheid	eenheid	waarde
1	68x ventilator #920, type Sirena SGL-921-DAS	2,2	st.	2,2
2	68x Brander	0,5	st.	0,5
3	68x Ventilator	1,2	st.	1,2
4	15x Luchtfilter	3,7	st.	3,7
5	9x Stoof v.o. gereed product, inh. 180a			
6	6x Spuwatercil. inh. 10a			
7	5x Spuwatercil.	0,75	st.	0,75
8	1x Luchtfilter	30,0	st.	30,0
9	2x Tank zuiveringsinh. 10a			
10	2x Waterpomp	0,75	st.	0,75
11	3x Motor opvoerband	1,5	st.	1,5
12	2x Drukmeter	2,5	st.	2,5
13	3x Pallettenmachine incl. opkamer	27,0	st.	27,0
14	1x Luchtfilter naar stoof	1,5	st.	1,5
15	1x Stoof handgreepkast	0,5	st.	0,5
16	1x Leppeset	3,0	st.	3,0
17	1x Val swevel, 60 liter, in tebak			
18	1x Val magnesium, 30 liter			
19	1x Lavagevat, CO2, v.o. fles 50 liter	3,0	st.	3,0
20	1x Circulatiepomp	2,2	st.	2,2
21	4x Recirculatiepomp	2,2	st.	2,2
22	1x Leppeset	3,0	st.	3,0
23	1x Buisch. f.b. biologische zuivering, h=1,6 v.o. mengel	2,5	st.	2,5
24	3x Swaartpomp f.b. vloer	3,7	st.	3,7
25	1x Kruiswiel in kast	1,2	st.	1,2
26	1x Alkalisensor, inh. 750 liter	1,2	st.	1,2
27	2x Motor f.b. warm water	1,5	st.	1,5
28	4x Motor f.b. overhoeder	0,5	st.	0,5
29	2x Grondsluip, v.o. druk, 75a exp., max. 9,3 m ² /uur	0,5	st.	0,5
30	1x Tank 10a f.b. opvoerbanden voor waterzuivering v.o. pompen	3,0	st.	3,0
31	1x Sluizenpomp f.b. belasting-bassin	0,5	st.	0,5
32	1x Luchtfilter	19,0	st.	19,0
33	1x Kruiswiel in kast	1,2	st.	1,2
34	1x Grondsluip, inh. 750 liter	1,0	st.	1,0
35	1x Sluizenpomp	2,2	st.	2,2
36	1x Drukmeter, v.o. ventilator	2,5	st.	2,5
37	1x Val water	1,7	st.	1,7
38	1x Tank	10,0	st.	10,0
39	1x BC motorpomp, inh. 1000 liter v.o. pomp	0,75	st.	0,75
40	1x BC motorpomp, inh. 1000 liter v.o. pomp	0,75	st.	0,75
41	1x BC motorpomp, inh. 1000 liter v.o. pomp	0,75	st.	0,75
42	1x Luchtfilter	3,0	st.	3,0
43	1x Motorpomp riool	0,5	st.	0,5

- z.v. Brandmelder
- z.v. Schuifdeur
- z.v. Toesluiting spuwater
- z.v. Leiding spuwater
- z.v. Toesluiting spuwater
- z.v. Leiding spuwater

SITUATIE

Gemeente: Rosendaal
 Sectie: A
 Nr.: 3223
 Schaal: 1:2000

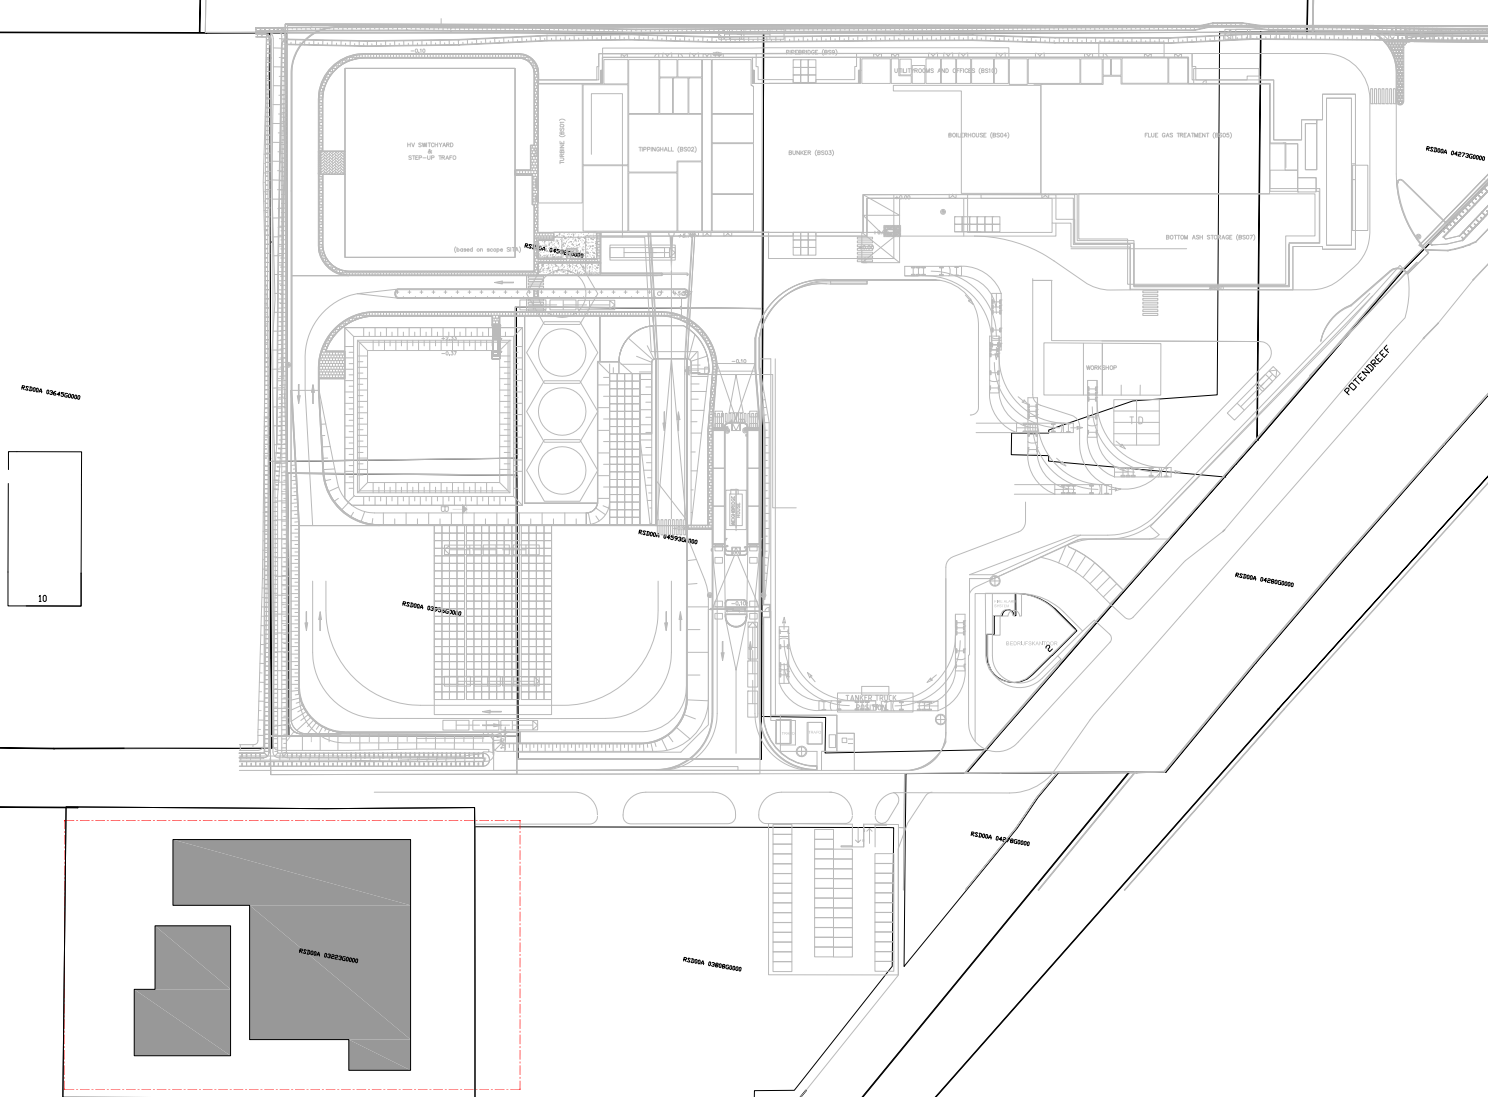

ZLTO

Onderwijsboulevard 225
 5223 DE 't Hartogenbosch
 Postbus 100
 T: 073 217 30 00
 F: 073 217 30 01
 W: www.zlto.nl

Tekening behoord bij aanvraag omgevingsvergunning
 Activiteit: Milieu
 Locatie: Potendreef 4 te Rosendaal

Tekeningnummer: 3103-37
 Projectleider: R.D.
 Schaal: 1:200
 Formaat: A0

Opdrachtgever: Biomaterialen B.V. - Dhr. L.W. Burghout
 Hoofdstraat 65
 5109 AB 's-Gravenmoer

Telefoon: Getekend J.H.
 E-mail / Fax: info@biomaterialen.com
 Mobiel nummer: 06-10373932

Datum: 22-12-2015
 Gewijzigd: 13-01-2016
 Gewijzigd: Gewijzigd